


変更事項	承認	補図	設計	製図	工事名	色南町立小中学校空調設備整備事業 C工区空調設置工事
				角	図面名	石見中学校 空調設備 1階平面図
					縮尺	A1:1/100 A3:1/200
					日	H31.01.30

移設対象空調設備位置図

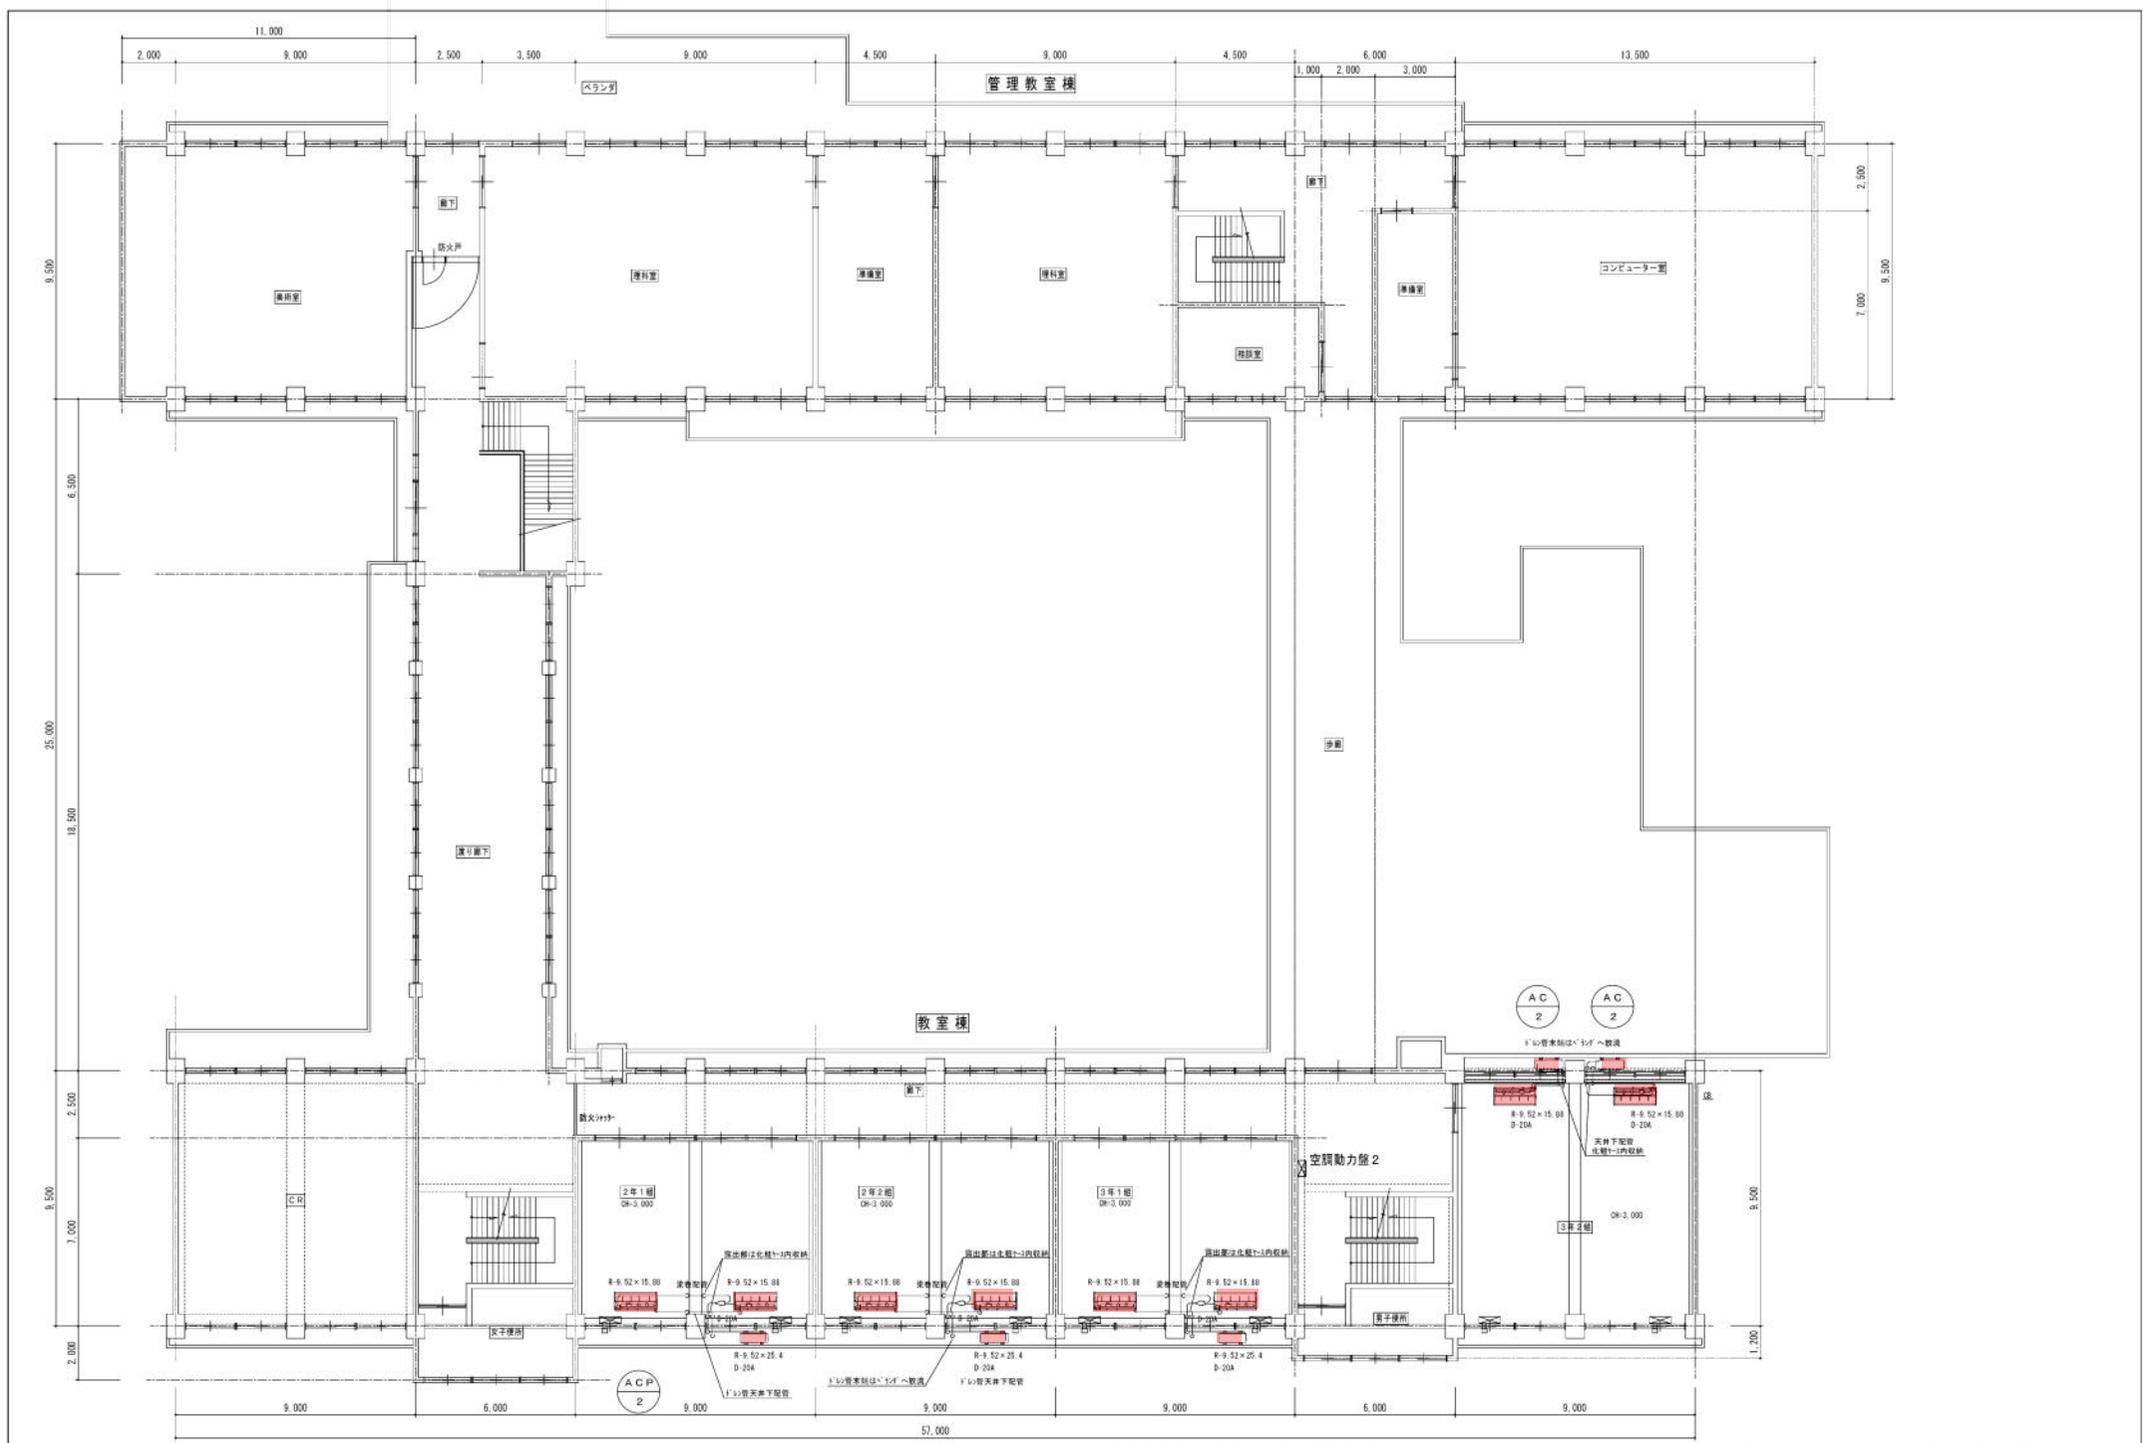

変更事項					

承認	検閲	設計	製図	工事名	色南町立小中学校空調設備整備事業 C工区空調設置工事
				図面名	石見中学校 空調設備 2階平面図
				縮尺	A1: 1/100 A3: 1/200

移設対象空調設備位置図